



R階平面図 S=1/400

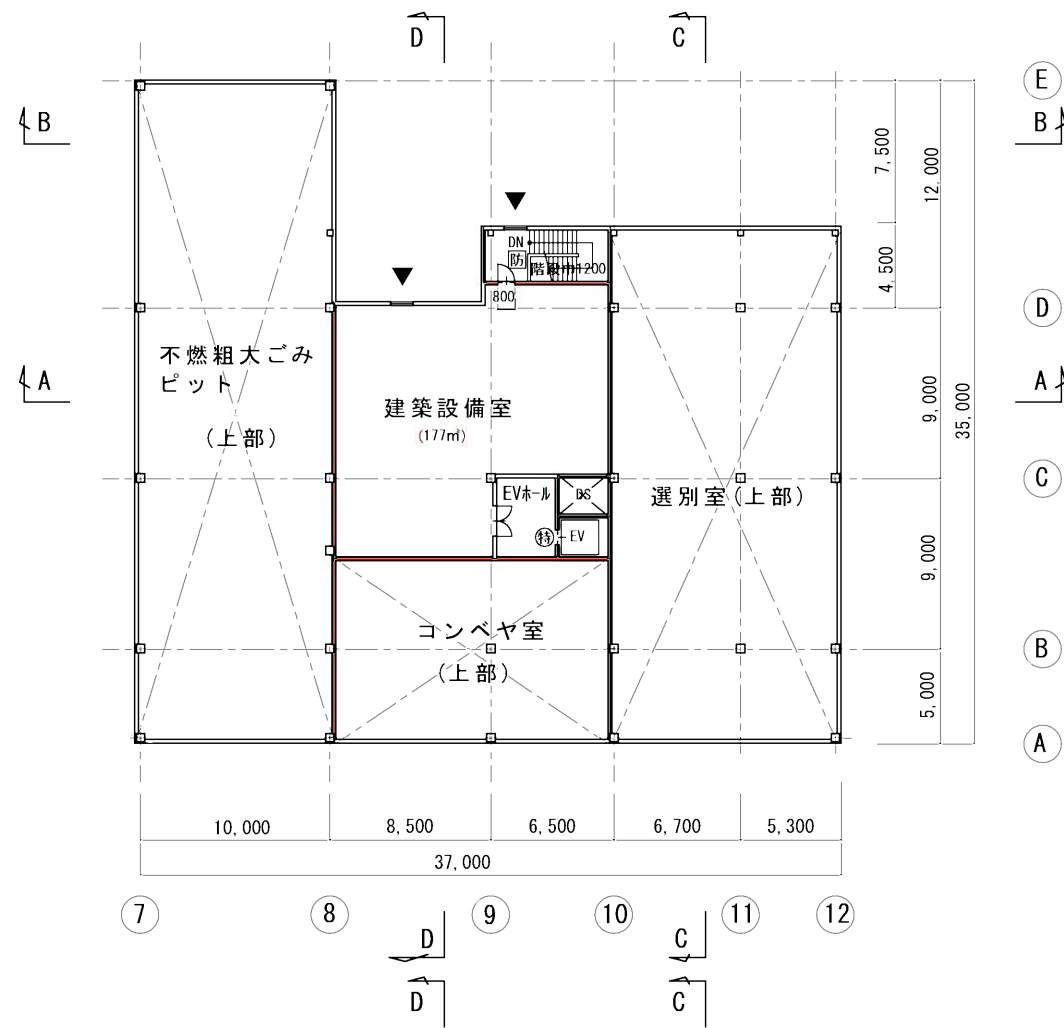

床面積 : 223.17㎡  
5階平面図 S=1/400

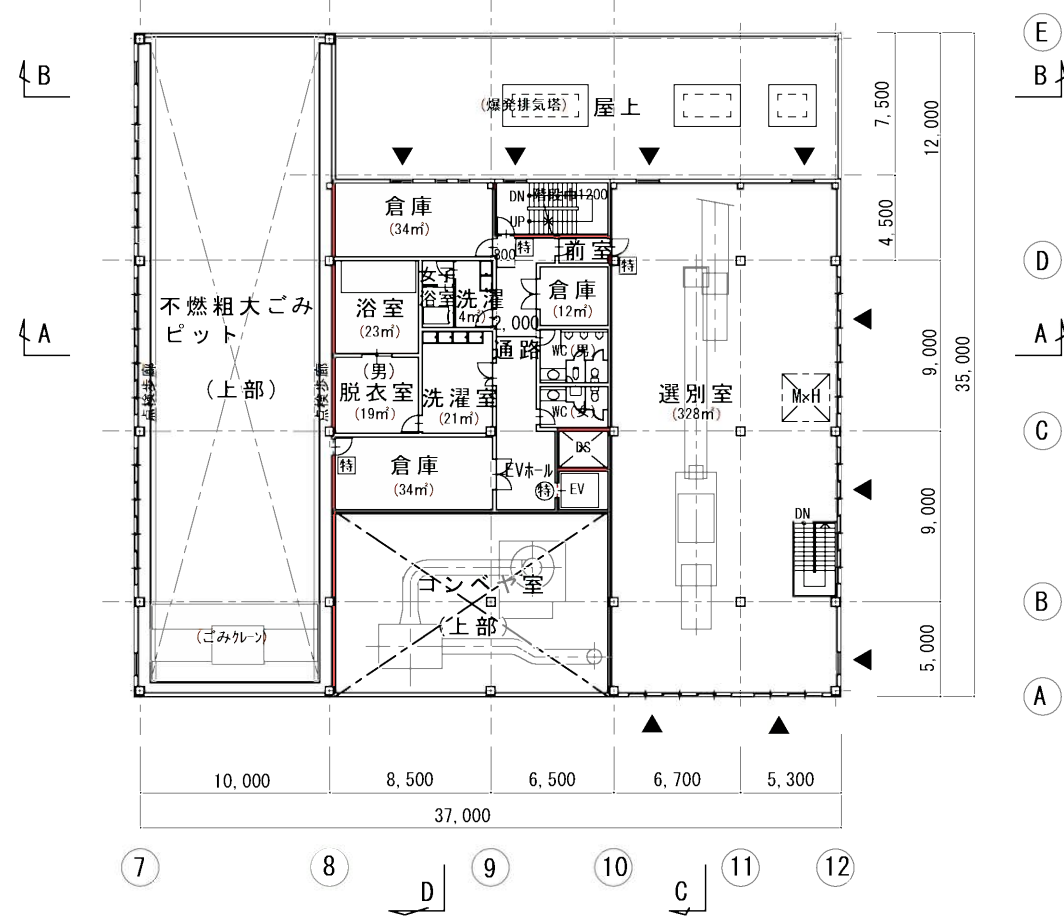

床面積 : 641.56㎡  
4階平面図 S=1/400

- 凡例
- : 防火区画
  - : 遮音界壁
  - Ⓢ: 特定防火設備(煙感知器連動型)
  - Ⓣ: 特定防火設備
  - Ⓦ: 防火設備
  - ◀: 代替出入口

年月日	

大阪府知事登録第(リ)第5297号  
株式会社 三水コンサルタント  
設計者: 一級建築士 第17404号 宮崎 利博

事務所	新ごみ処理施設整備実施計画作成業務委託
資機材課	広域処理施設建設室
室長	設計
縮尺	不燃ごみ等選別施設 4・5・R階平面図
縮尺	A1 1/200
縮尺	A3 1/400
日付	平成25年3月
図番	A-18