



連絡橋 立面図 S=1/400


連絡橋 X-X断面図 S=1/400

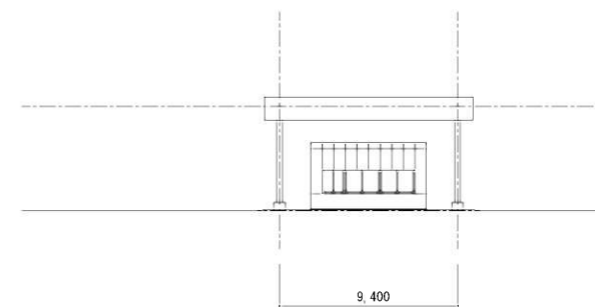


立面図 S=1/400

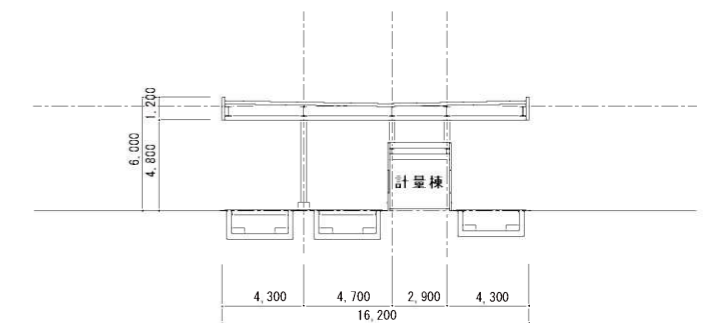

X-X 断面図 S=1/400

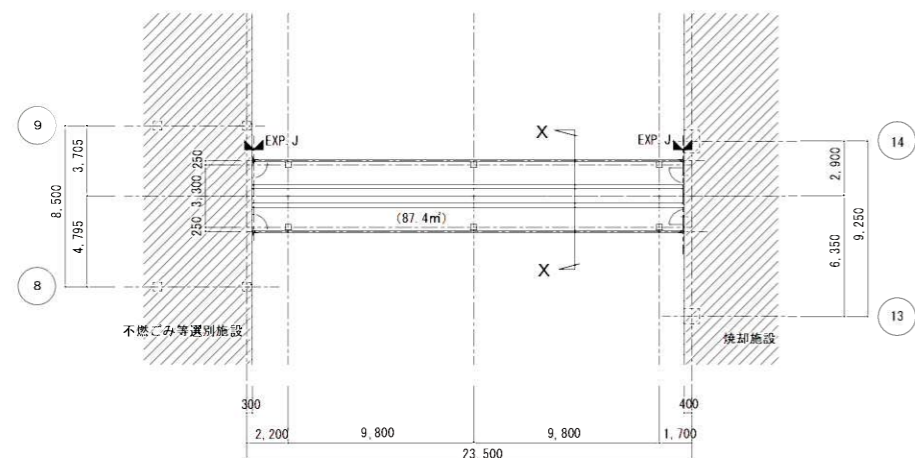


連絡橋 平面図 (FH+124.0)

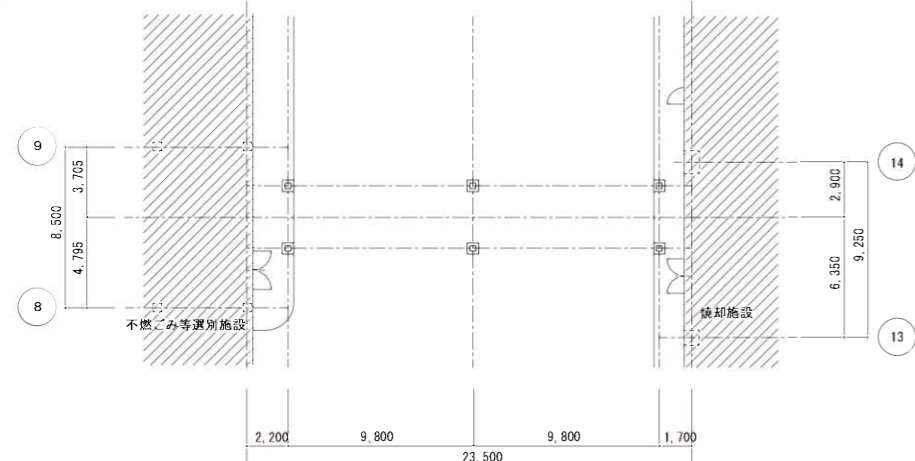


連絡橋 平面図 (FH+114.0)

連絡橋一般図 S=1/400

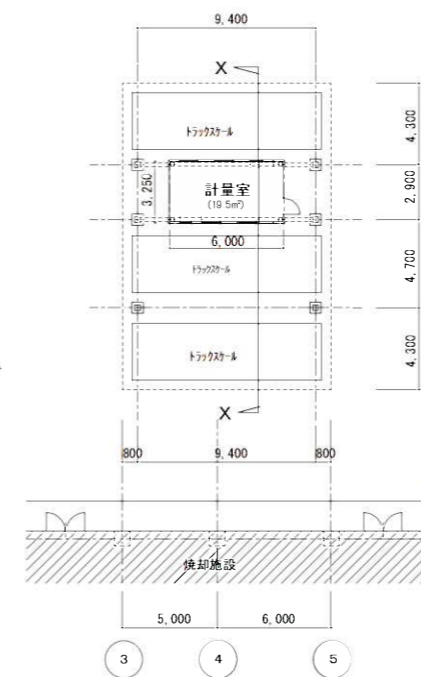

平面図 S=1/400

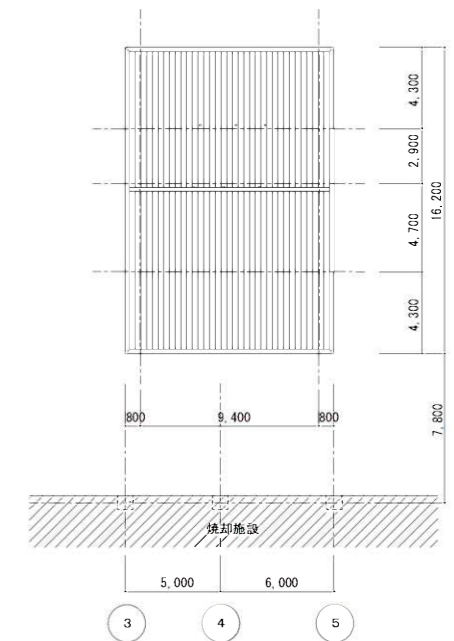

屋根伏図 S=1/400

計量棟 (西側) 一般図 S=1/400

年月日	

大阪府知事登録第(1)第5297号 株式会社 三水コンサルタント	横須賀市 資源循環部 広域処理施設建設室	業務名 新ごみ処理施設整備実施計画作成業務委託
設計者: 一級建築士 第174040号 宮崎 利廣	図章 設計	図章 計量棟・連絡橋 一般図
	縮尺 A3 1/400	日付 平成25年3月
		図章 A-22